


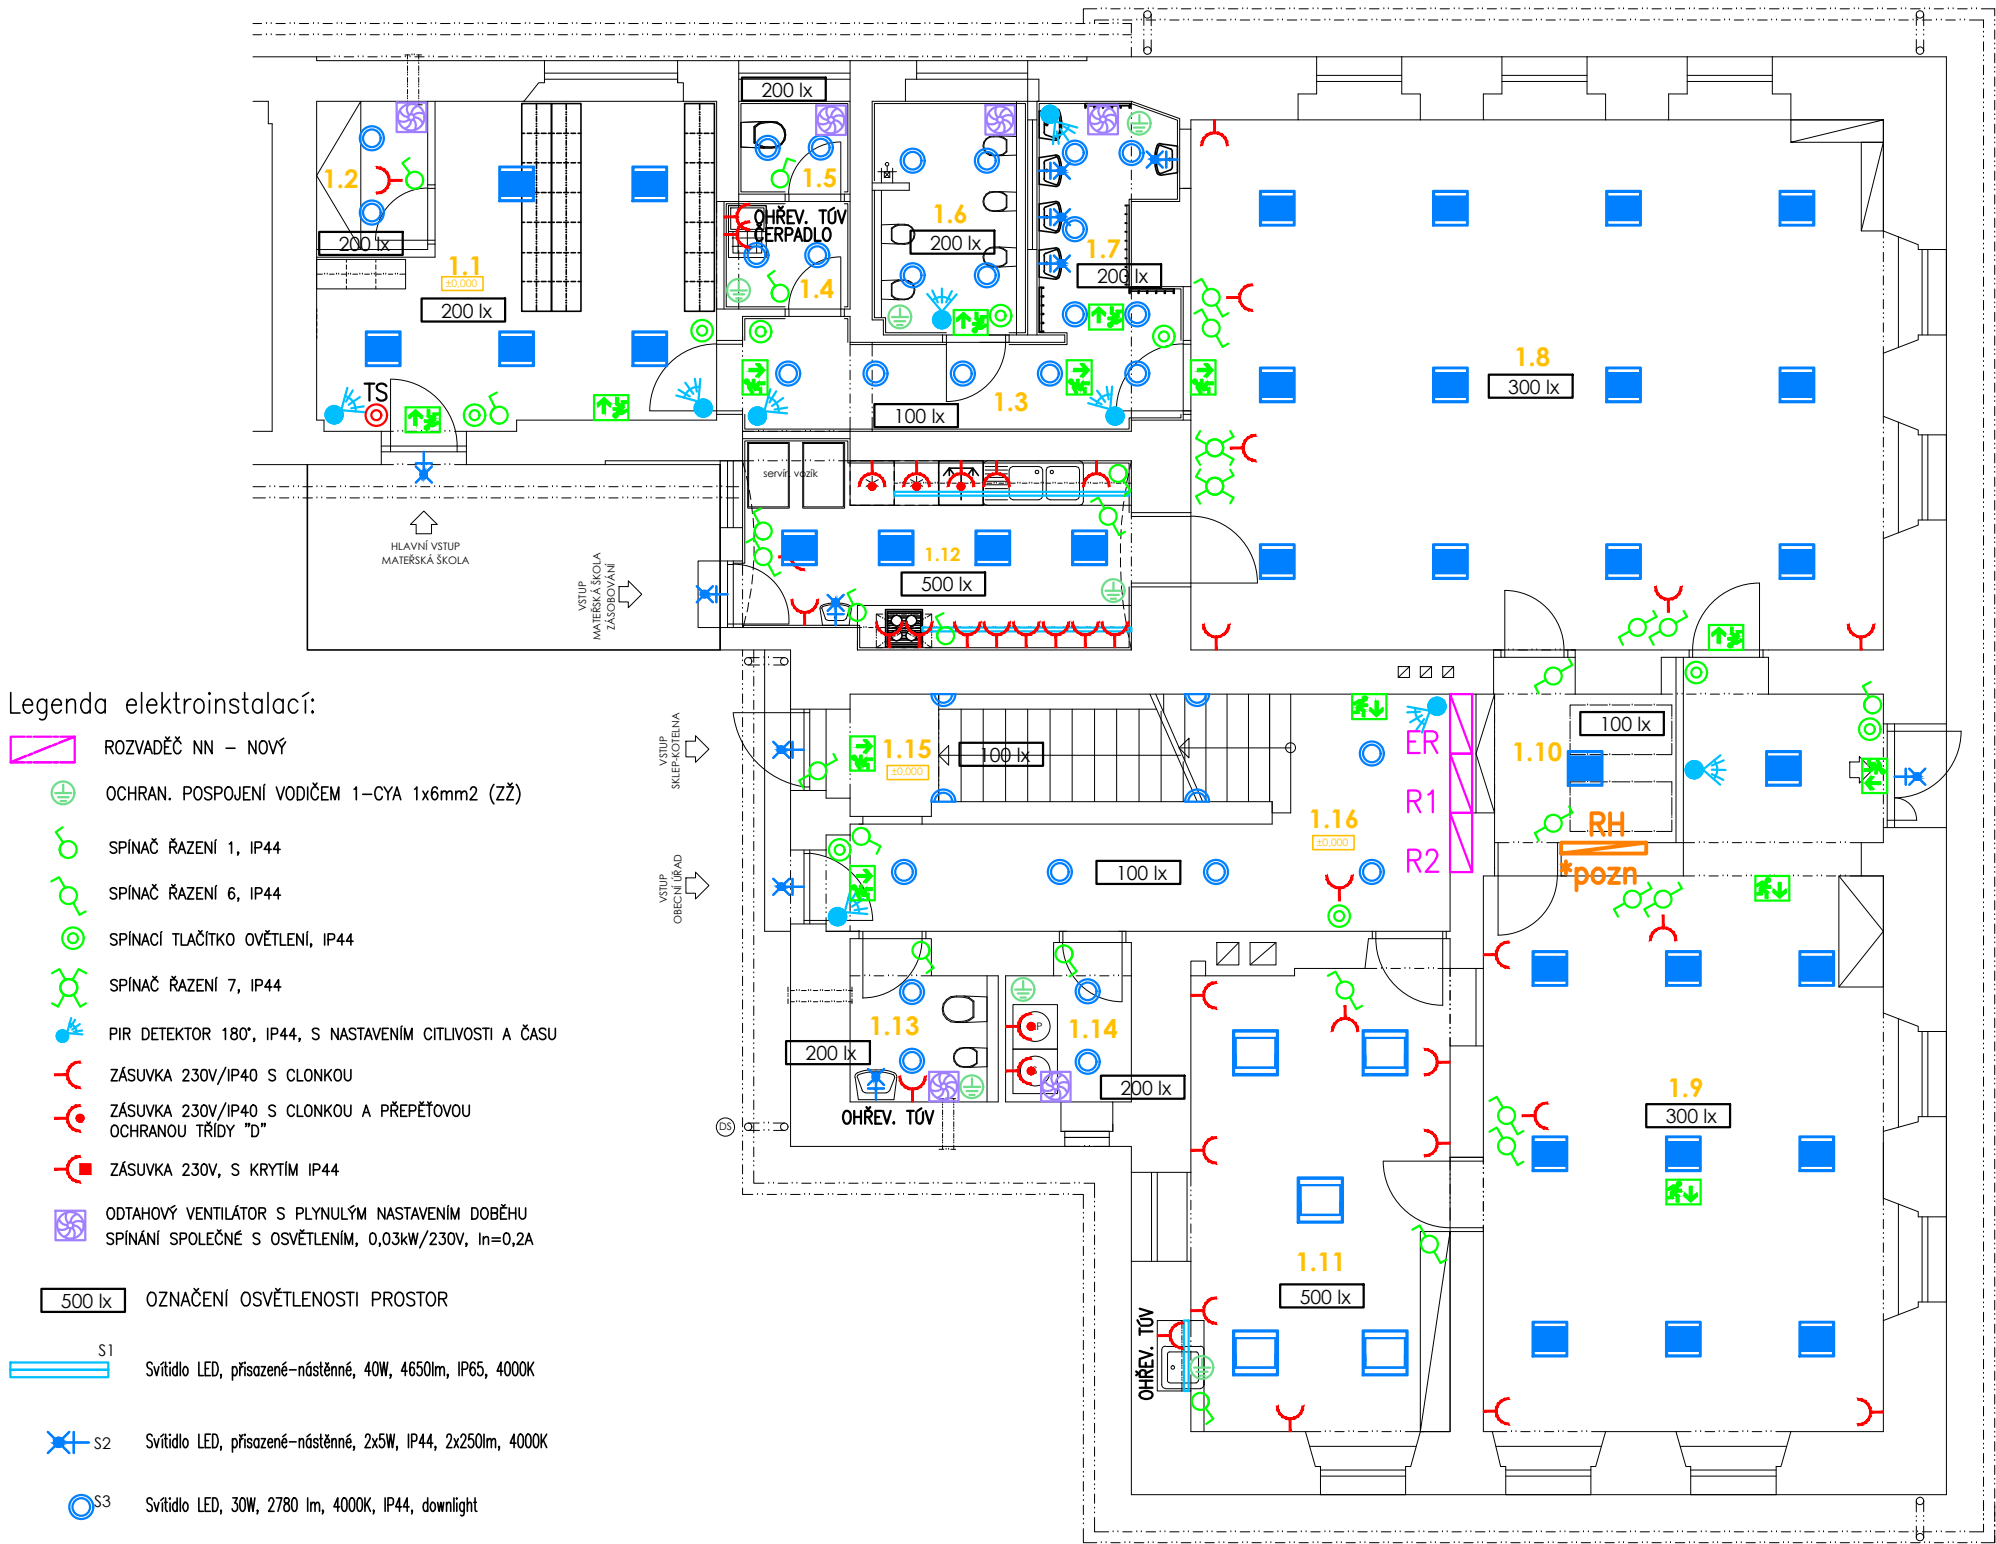

Legenda elektroinstalací:

- ROZVADĚČ NN – NOVÝ
- OCHRAN. POSPOJENÍ VODIČEM 1–CYA 1x6mm² (ZŽ)
- SPÍNAČ ŘAZENÍ 1, IP44
- SPÍNAČ ŘAZENÍ 6, IP44
- SPÍNACÍ TLAČÍTKO OVĚTLENÍ, IP44
- SPÍNAČ ŘAZENÍ 7, IP44
- PIR DETEKTOR 180°, IP44, S NASTAVENÍM CITLIVOSTI A ČASU
- ZÁSUVKA 230V/IP40 S CLONKOU
- ZÁSUVKA 230V/IP40 S CLONKOU A PŘEPĚTOVOU OCHRANOU TŘÍDY "D"
- ZÁSUVKA 230V, S KRYTÍM IP44
- ODTAHOVÝ VENTILÁTOR S PLYNULÝM NASTAVENÍM DOBĚHU SPÍNÁNÍ SPOLEČNĚ S OSVĚTLENÍM, 0,03kW/230V, In=0,2A
- OZNAČENÍ OSVĚTLENOSTI PROSTOR
- S1 Svítidlo LED, přisazené–nástěnné, 40W, 4650lm, IP65, 4000K
- S2 Svítidlo LED, přisazené–nástěnné, 2x5W, IP44, 2x250lm, 4000K
- S3 Svítidlo LED, 30W, 2780 lm, 4000K, IP44, downlight
- S4 Svítidlo LED, podhled rastr 400x400mm, 40W, IP40, 4990lm, 4000K
- S5 Svítidlo LED, podhled rastr 600x600mm, 50W, IP40, 5600lm, 4000K
- S6 LED pásek, 14W/m, IP44, 4000K, zdroj 12VDC/120W, AL lišta s difusorem
- S7 Svítidlo LED, 20W, 2150 lm, 4000K, IP44, přisazené, pr. 285mm
- S8 Svítidlo LED nouzové, 4W/20lm, IP54, autotest, vlastní zdroj min. 1 hod. + příslušný piktogram s vyznačením směru úniku a východu
- TS TOTAL STOP – NOUZOVÉ SPÍNACÍ TLAČÍTKO

Poznámka:

- ROZVADĚČ RH – STÁVAJÍCÍ EL. ROZVADĚČ OBJEKTU BUDE ZRUŠEN
- NAPÁJECÍ OBVODY PRO 1.NP BUDOU NOVĚ NAVRŽENY Z NOVÉHO ROZVADĚČE R1
- NAPÁJECÍ OBVODY PRO 2.NP BUDOU PŘEPOJENY DO NOVÉHO ROZVADĚČE R2
- VIZ. POPIS V TECHNICKÉ ZPRÁVĚ

TABULKA MÍSTNOSTÍ

OZNAČENÍ	NÁZEV MÍSTNOSTI	PLOCHA (m²)	OSVĚTLENOST Em
1.1	ŠATNA - 24 DĚTÍ	21,4	200lux
1.2	ŠATNA - PERSONÁL	3,0	200lux
1.3	CHODBA	7,5	100lux
1.4	ÚKLID + PŘEDSÍŇ WC PERS.	2,5	200lux
1.5	WC PERSONÁL	1,9	200lux
1.6	WC / SPRCHA - DĚTI	6,5	200lux
1.7	UMÝVÁRNA - DĚTI	5,5	200lux
1.8	DENNÍ MÍSTNOST - 1. MŠ	66,9	300lux
1.9	DENNÍ MÍSTNOST - 2. MŠ	47,6	300lux
1.10	SKLAD LEHÁTEK A LŮŽKOVIN	5,7	100lux
1.11	KANCELÁŘ - ŘEDITELNA	21,8	500lux
1.12	KUCHYNĚ	13,3	500lux
1.13	WC - ZAHRADA	4,1	200lux
1.14	PRÁDELNA + SUŠÁRNA	2,9	200lux
1.15	CHODBA - VSTUP KOTELNA	2,4	100lux

Souřadnicový systém S–JTSK, Výškový systém Bpv

ELEKTROPRO

Elektropro – Aleš Svoboda
Za Dvorem 477, Budyně n/O, 411 18
IČ: 88682145, www.elektropro.cz, info@elektropro.cz

VYPRACOVAL: Aleš Svoboda ČKAIT 0011585 ČFA 26–014–/1228	KONTRLOVAL: Aleš Svoboda ČKAIT 0011585 ČFA 26–014–/1228	ZODP. PROJEKTANT: Aleš Svoboda ČKAIT 0011585 ČFA 26–014–/1228
číslo paré:	ČKAIT:	ČFA:

AKCE: STAVEBNÍ ÚPRAVY č.p. 77		
STAVEBNÍK: Obec Mšecké Žehrovice č. p. 77, 270 64 Mšecké Žehrovice		
MÍSTO STAVBY: č. p. 77 270 64 Mšecké Žehrovice		
ČÁST: D.1.4.4 - SILNOPROUDÁ ELEKTROTECHNIKA		
OBSAH: PŮDORYS 1.NP		
DATUM: 06/2024 STUPEŇ: DSP FORMÁT: A3 Č. ZAKÁZKY: 2400024	MĚŘÍTKO 1:100	Č.VÝKRESU: 03
TATO DOKUMENTACE JE DUŠEVNÍM VLASTNICTVÍM AUTORA. VYHRAZUJEME SI VEŠKERÁ AUTORSKÁ PRÁVA NA TUTO DOKUMENTACI A INFORMACE V NÍ OBSAŽENÉ. KOPIROVÁNÍ, POUŽÍVÁNÍ A POSTOUPENÍ TŘETÍ STRANĚ, BEZ PÍSEMNÉHO SOUHLASU JEJÍHO AUTORA, JE STRIKTNĚ ZAKÁZÁNO.		